



(900×900×1200) ×2 底面一体成形


平面図(本体)

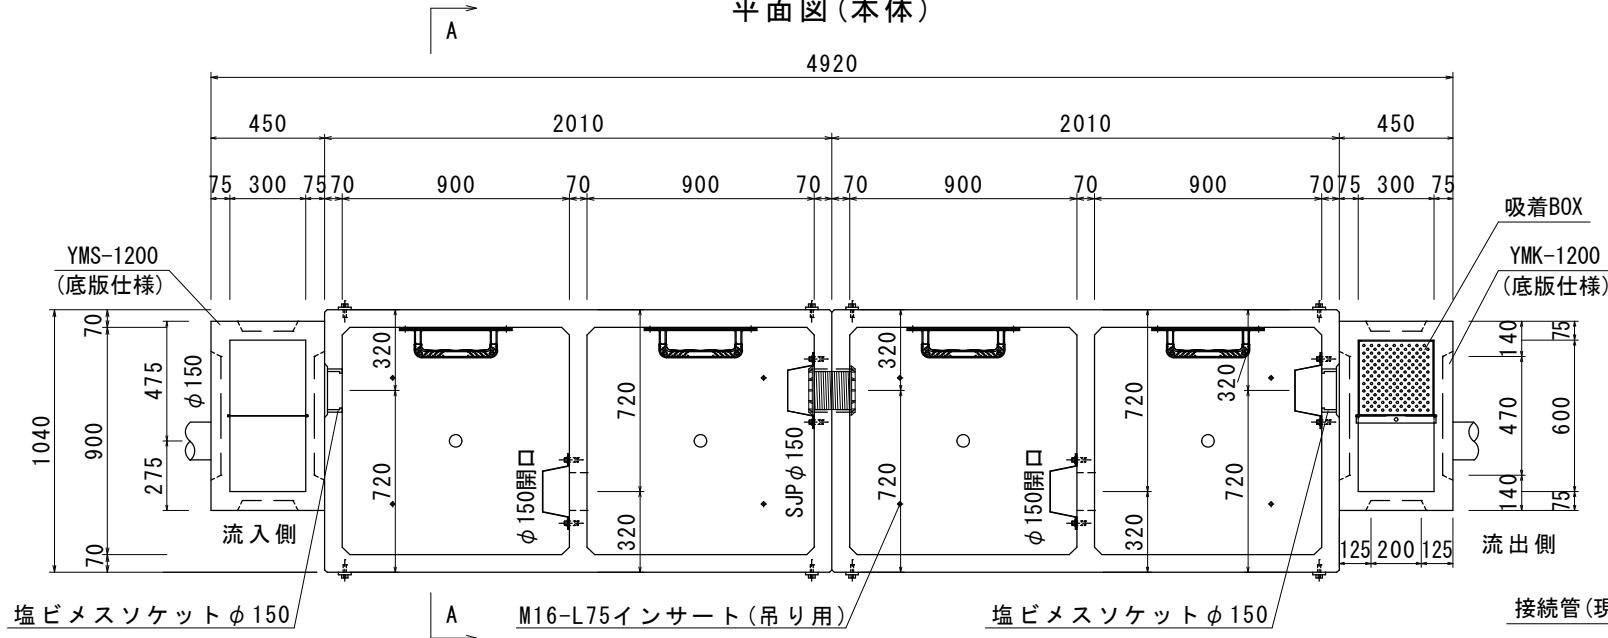


上部スラブ(蓋)

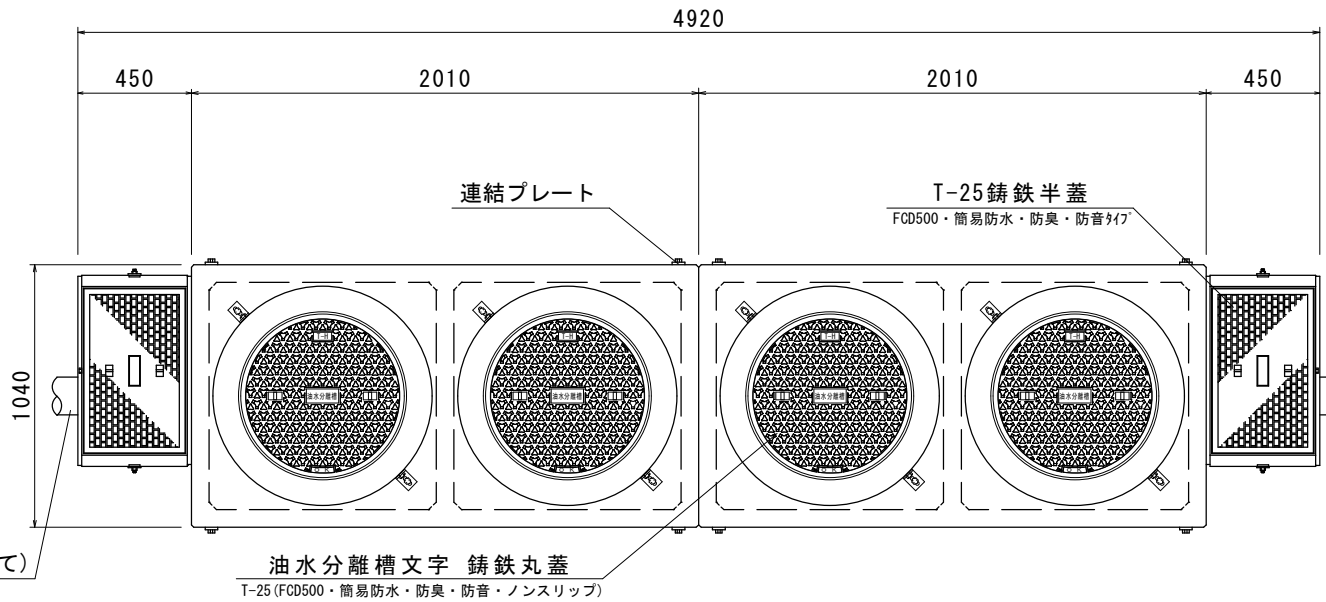


正面断面図

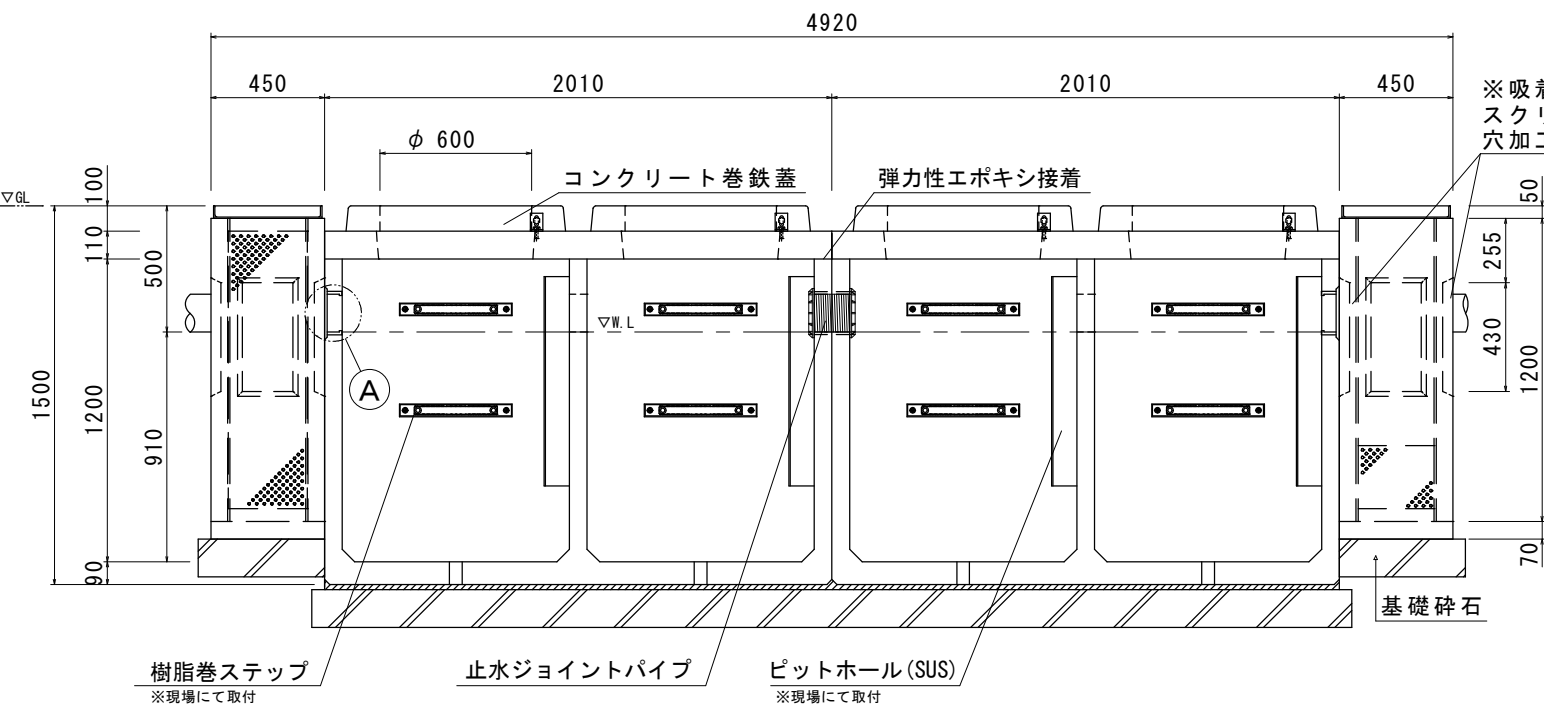


A-A断面図

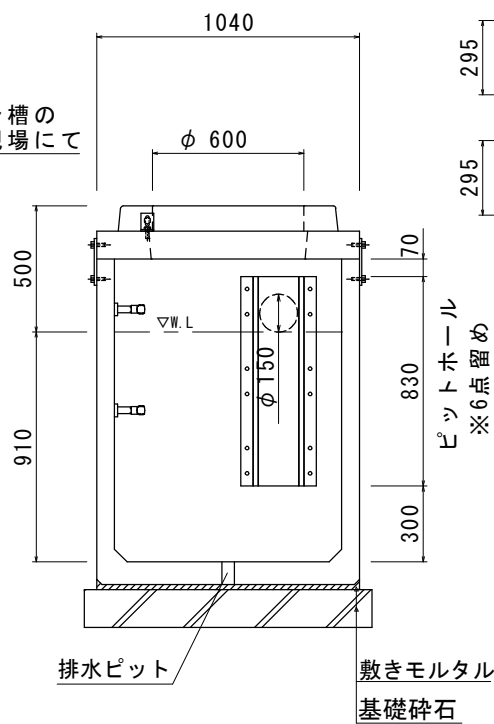


吸着材BOX
(SUS製 t=1.2mm)

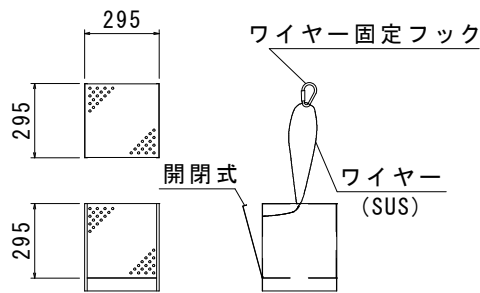

スクリーン槽・吸着槽用隔壁板
(SUS製 t=1.5mm)

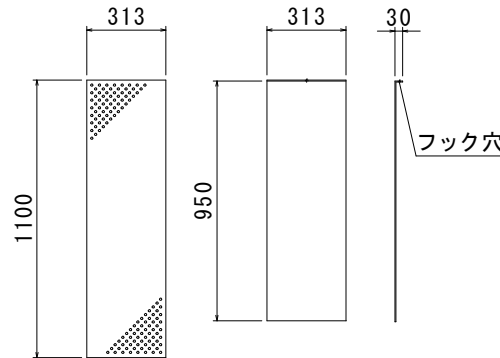


ピットホール詳細図
φ150用 (SUS製 t=0.8mm)

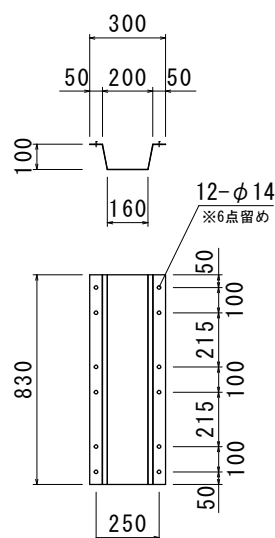


材 料 表 (準備部材)		
種 別	規 格	数 量
コンクリート巻鉄蓋	T-25	4 組
調整リング	-	- 個
L型固定金具	SS400	8 個
L型固定金具固定用ボルト (L=30)	SS400-M12	8 本
寸切りボルト (L=70)・ナット・ワッシャー	SS400-M12	8 組
止水ジョイントパイプφ150	SJP150	1 組
樹脂巻ステップ	-	8 本
垂鉛Rステップ	SS400+HDZ55	- 本
ステップ固定用ボルト (L=30)	SUS304-M12	16 本
ステップ固定用ワッシャー	SUS304-M12	16 枚
ピットホール(標準・ゴムパッキン付き)	SUS430	4 組
ダストトラップ(標準・φ150用)	SUS304	- 組
ピットホール、ダストトラップ	SUS304-M12	24 組
固定用ボルト (L=25)・ワッシャー	-	-
OKエポボンド	弾力性接着剤	6 本
止水栓	-	4 個
フック	SS400	2 本
本体吊り金具 (アイボルト)	SS400-M16	4 個

A部詳細図(埋込み部)
※S=1/10

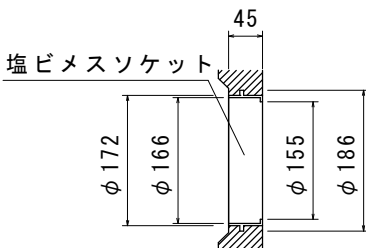


現 場 名	-
略 称 名	-


流出側ピットホール取付詳細図

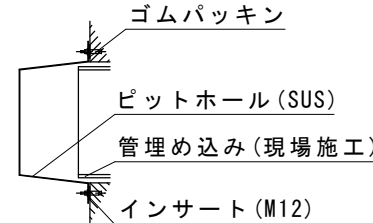

排水ピット(栓付)詳細図

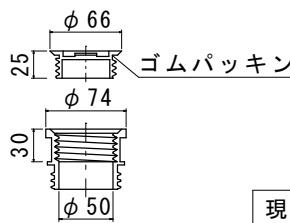


止水ジョイントパイプ150

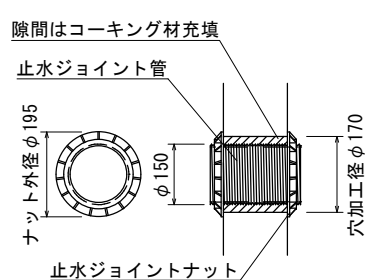

★オプション

OCS-AB オイルチェックセンサー

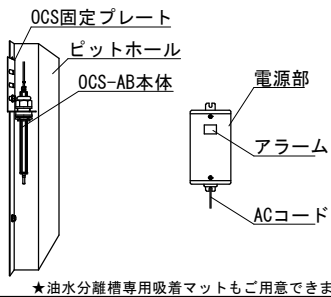

★油水分離槽専用吸着マットもご用意できます。

規 格	参考重量(1基)	数 量
スラブ板 1040×2010×110	410kg	2基
下部 1040×2010×1290	1800kg	2基
(スクリーン槽)蓋/受枠/部材	32kg	1式
YMS-1200 (底版仕様)	533kg	1基 (2連式)
(吸着槽)蓋/受枠/部材	32kg	1式
YMS-1200 (底版仕様)	533kg	1基 (2連式)

※防水処理及び、接続される管材は製品に含まれません。
※ピットホールを固定する際には、締めすぎにご注意下さい。

品名		0. K式油水分離槽 OKYS09-12KS 2槽式×2			
承認	検図	設計	縮尺	図番	
 日本産業規格表示認証取得工場 株式会社 オーイケ					図番 RX-9. 1